
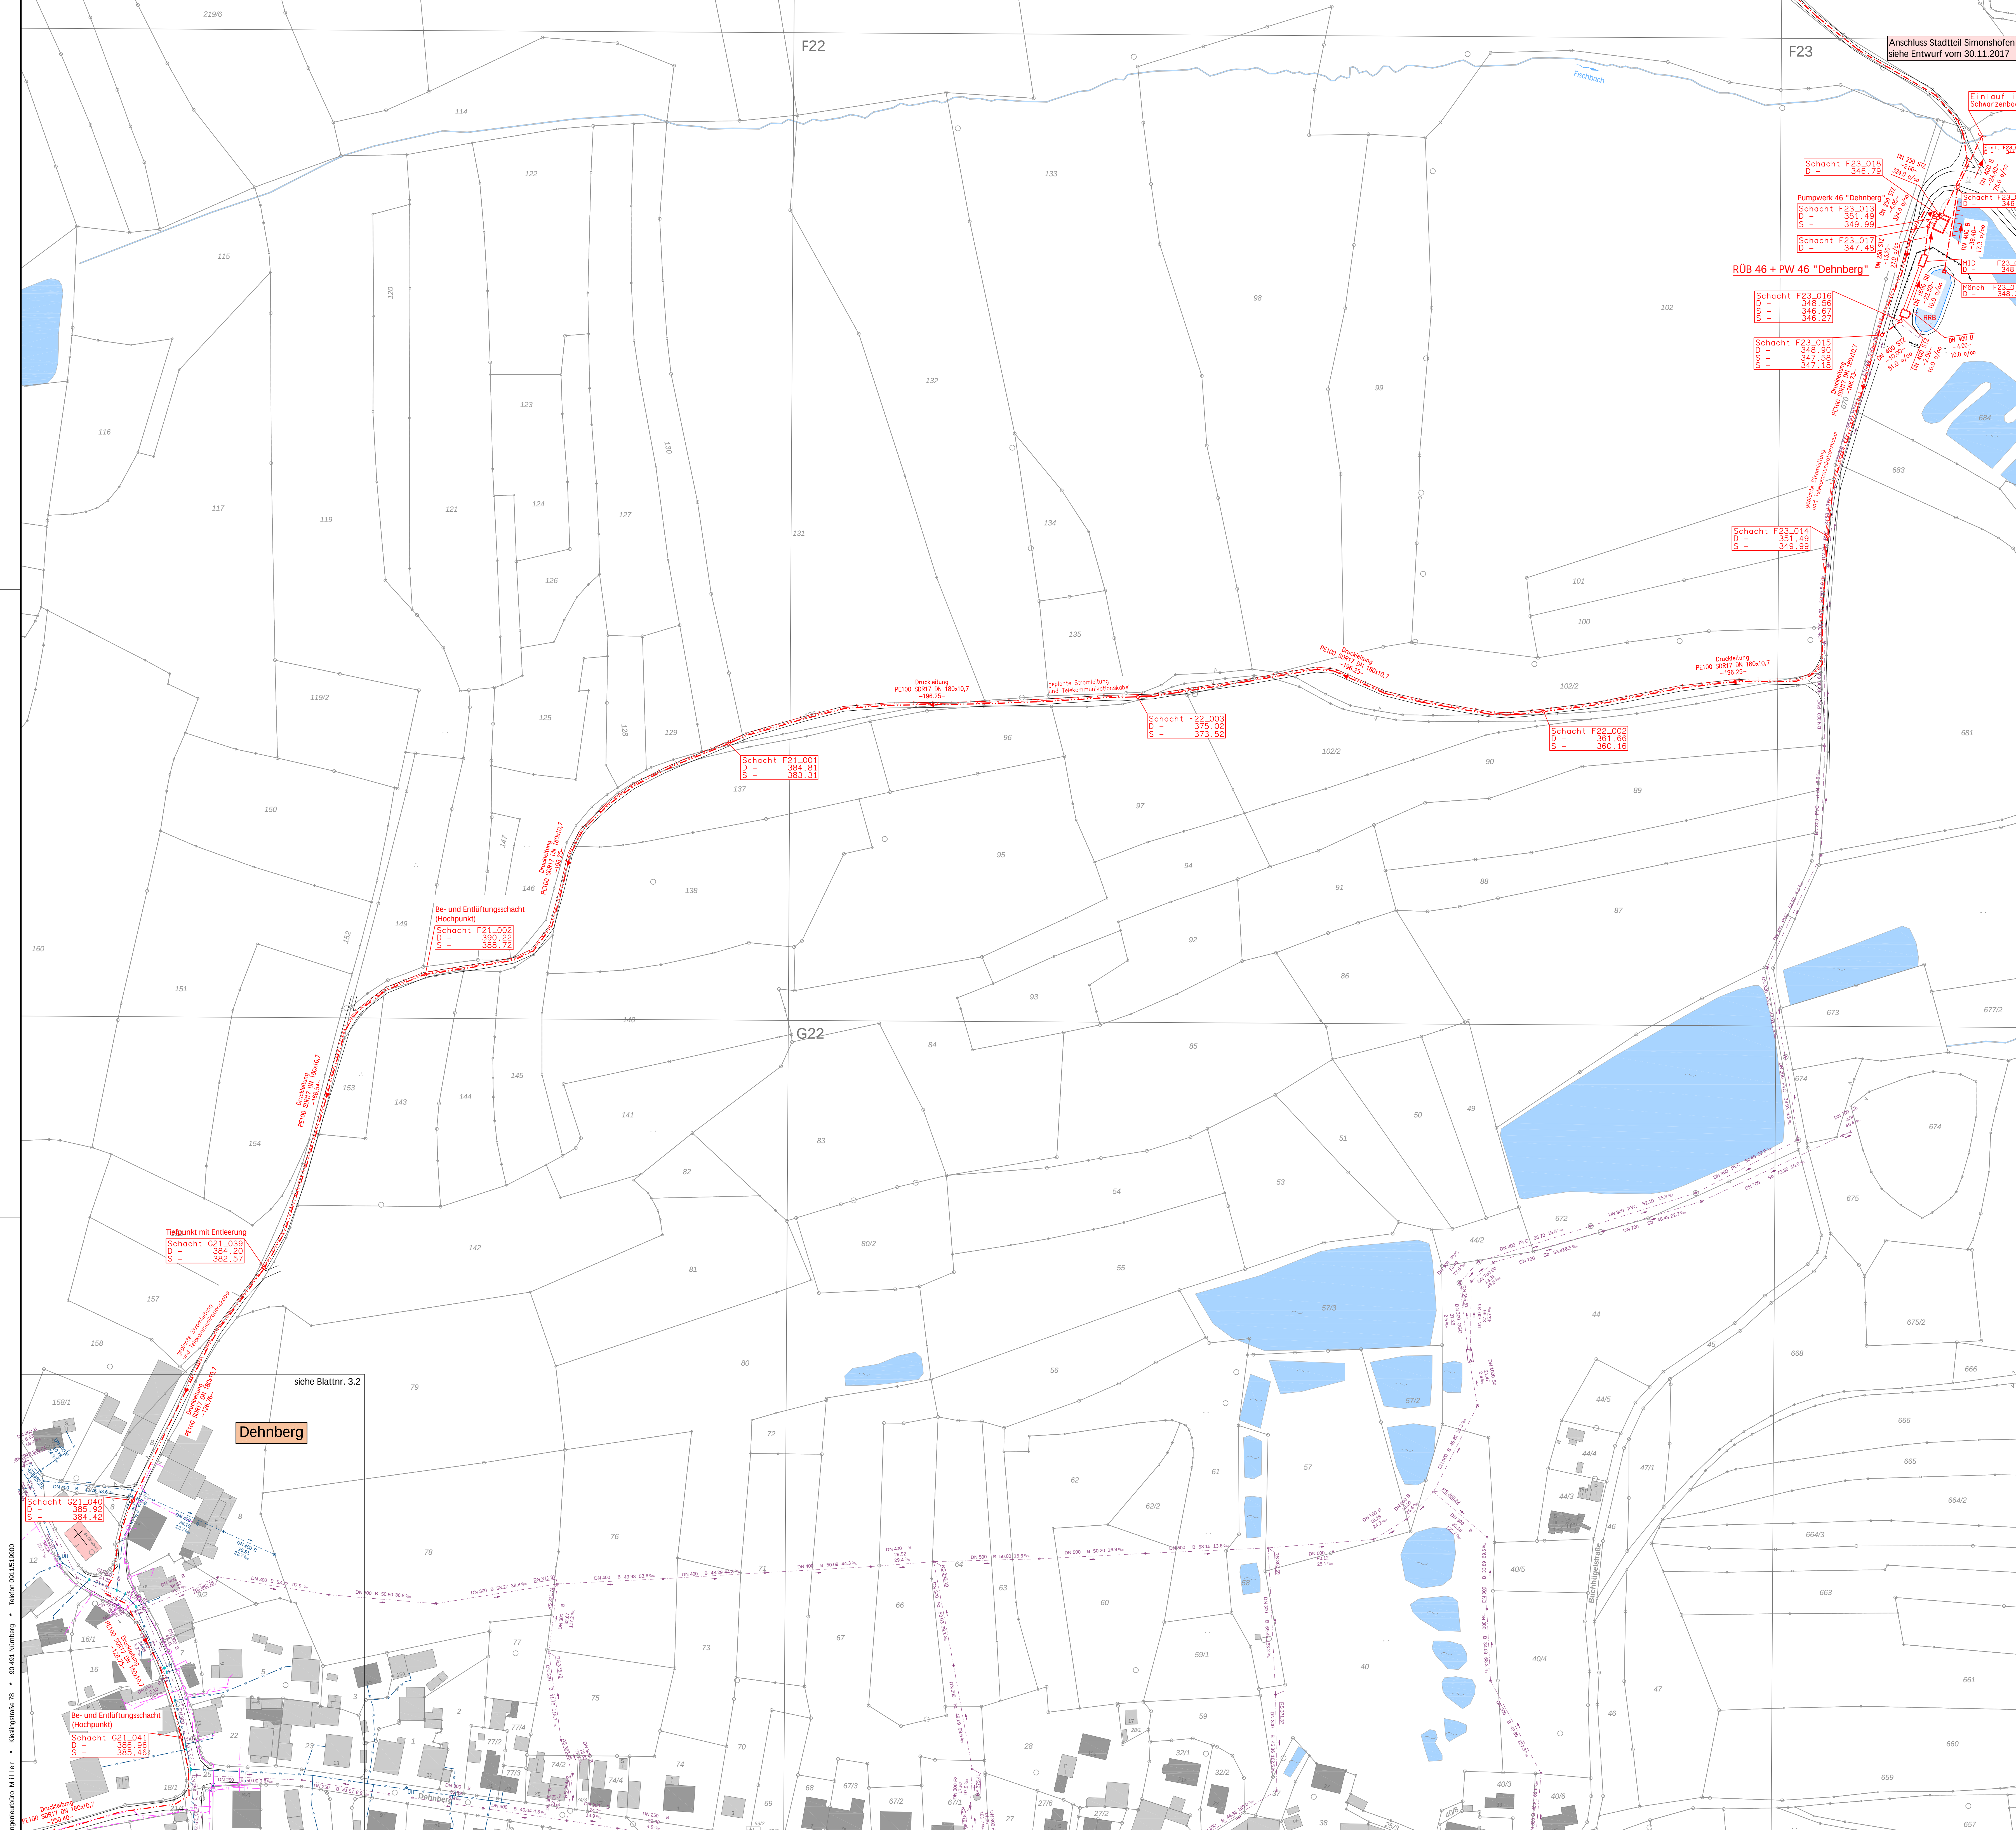


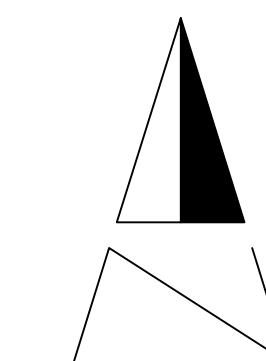

Zeichenerklärung

Kanäle

-
- vorhandener Mischwasserkanal
 - vorhandener Regenwasserkanal
 - vorhandener Schmutzwasserkanal
 - geplanter Mischwasserkanal
 - geplante Druckleitung

Kanaldaten

Schocht	F22_002
O -	361,66
S =	350,16

Nennweite / Material - Haltungslänge - Sohlgefälle

sonstiges



Hintergrundkarte

Digitale Flurkarte
Vermessungsamt Hersbruck

Sparter

Wasserleitung

digitalisiert aus Plänen der Städtischen Werke Lauf a. d. Pegnitz, Stand: 03.08.2017

Stromleitung

digitalisiert aus Karten der Stadtischen Werke (Aut. d. D. Pegnitz, Stand: 03.08.2017)

Gasleitung

digitalisiert aus Plänen der Städtischen Werke Lauf a. d. Pegnitz, Stand: 03.08.2017

Telekommunikation

Übernommen aus Plänen der Trassenauskunft Kabel, Stand: 10.08.2017

5		
4		
3		
2		
1	01.08.2017	Stöhr Planerstellung
	Datum	Name Art der Bearbeitung

Stadt Lauf a. d. Pegnitz | Abwasseranlage

Kanalisation

**Anschluss
Stadtteil Dehnberg**

Lageplan nördlicher Bereich

Auftr.Nr. K 448

Plan Nr. 2017

Maßstab 1:100

Bearb. Biener

Gez. Stöhr

Gene

Vorhabensträger
Stadt Lauscha, R. Bennitz

Blatt: 3.1

Ingenieurbüro Miller

Kieslingstraße 78
D-90491 Nürnberg
Tel: 0911 51990-0
Fax: 0911 51990 80

miller@bmiller.de
www.ibmiller.de

miller ingenieurbüro

H. A. Miller
Nürnberg, 24.11.2017

A. Diller
Wienberg, 24.11.2017

$$h/b = 880/1160 \text{ mm}$$

AutoCAD Map 3D 2